



OZNÁMENÍ

Oznamujeme všem vlastníkům a nájemcům pozemků v obci Kuřívody, že v termínu

únor/2021 – květen/2021

bude v této oblasti prováděna

stavba, která řeší rozšíření distribuční soustavy NN, dle projektu vypracovaného OMEXOM GA Energo s.r.o.

Montáž bude provádět firma OMEXOM GA Energo, s.r.o.,

Na Střílně 1929/8, 323 00 Plzeň - Bolevec,

tel.: 373303184, fax: 377542385.

IČO: 49196812 DIČ: CZ-49196812

Společnost je zapsaná v obch. rejstříku u Krajského soudu v Plzni, odd. C a vl. 4355

Oznámení je v souladu se zákonem č. 458/2000Sb., novelizován z.č. 670/2004.

Případná majetková újma na nemovitostech a porostech bude nahrazena dle téhož zákona.



OMEXOM GA Energo s.r.o.

Na Střílně 1929/8, Bolevec, 323 03 Plzeň

IČ: 49196812 • DIČ: CZ49196812

Tel.: 373 303 111

1067

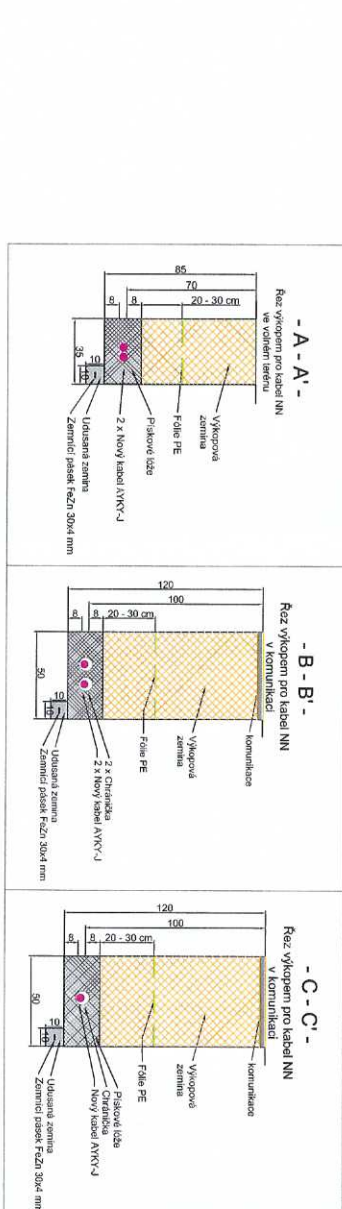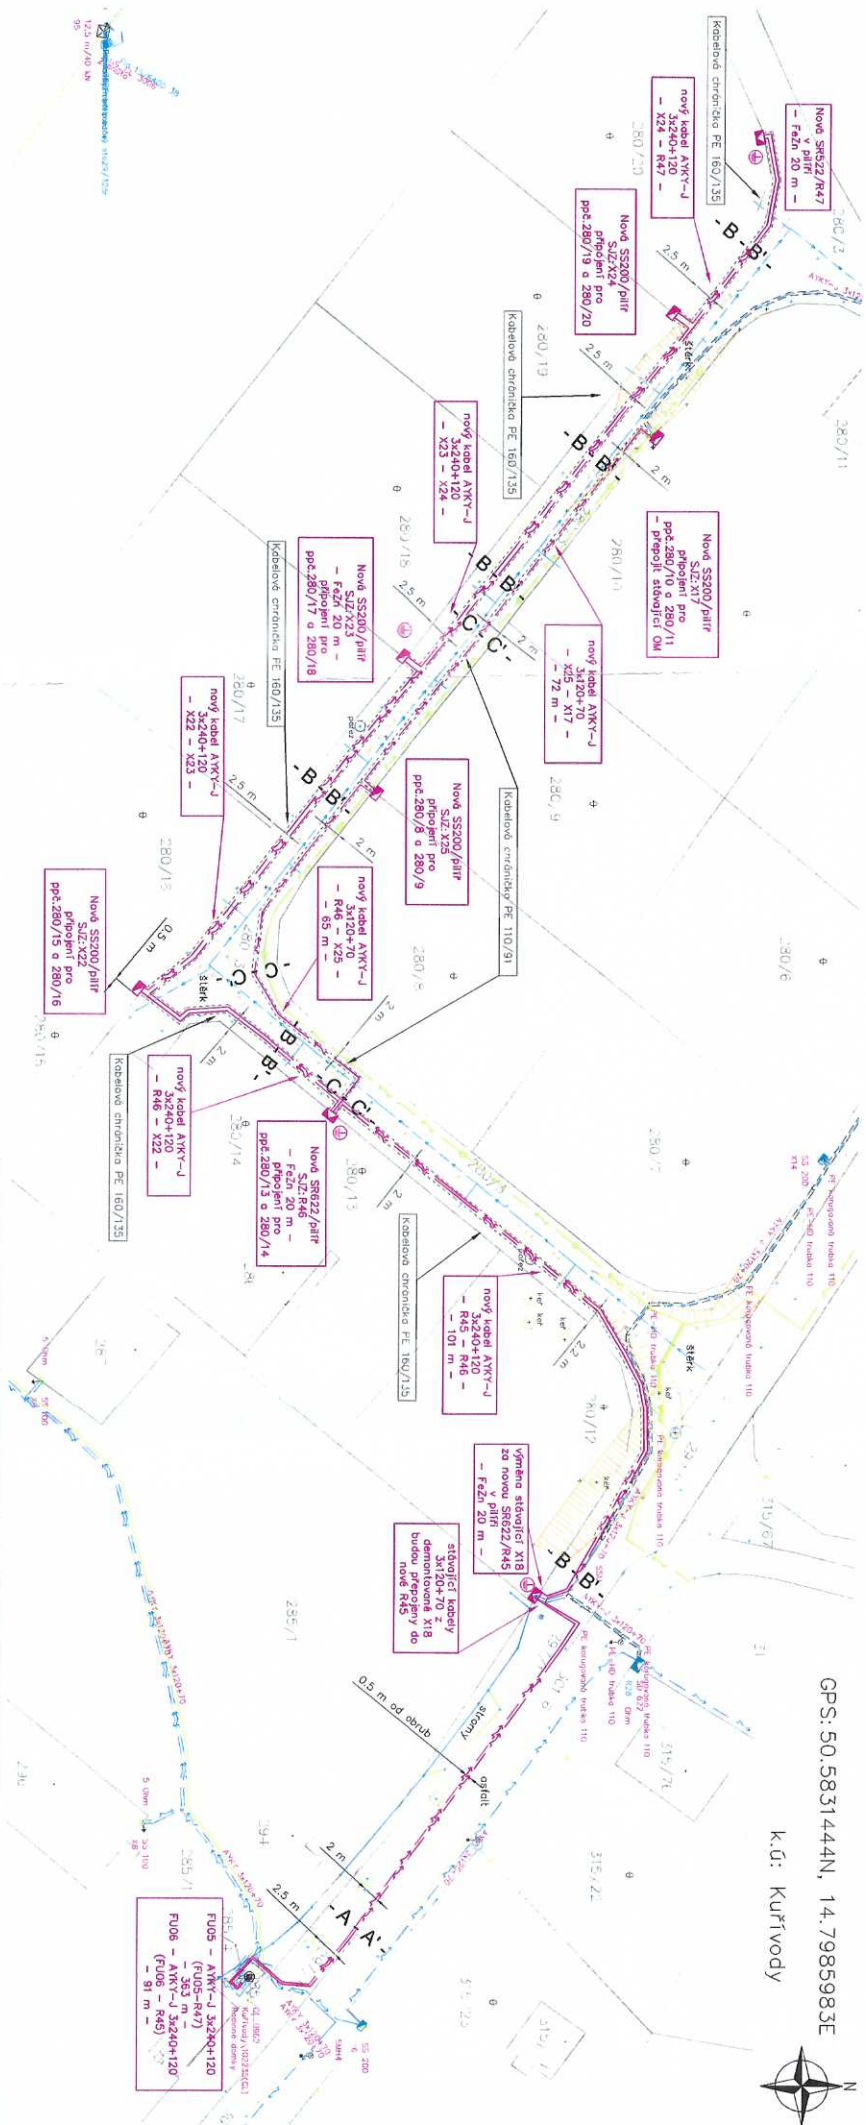

Technické řešení:

Ve stávajícím RNN CL_0882 Kufřovody - Rodinné domky bude na vodorovnou sádku FU05 a FU06 připojen nový zámek kabelů AVKY-J 3x240+120 z FU06 bude veden v zatepleném průtoku komunikace a bude po cca 91 m ukáčen v nové SR622/R45/pair (nová R45 nahradí stávající X18 - stávající kabely AVKY-J 3x240+70 sítě R45 a X14 budou zapojeny do nové R45)

Z nové SR622/R45 bude vyladen nový kabel AVKY-J 3x240+120, který bude na cca 40 m přiložen ke stávajícímu kabelu sítě X14 a poté po 60 m ukáčen v nové SR622/R46. Z R46 bude vyladen nový kabel AVKY-J 3x240+70 sítě R46 a poté po 60 m ukáčen v nové SR622/R46. Z R46 bude vyladen nový kabel AVKY-J 3x240+70 sítě R46 a poté po 60 m ukáčen v nové SR622/R46. Z R46 bude vyladen nový kabel AVKY-J 3x240+70 sítě R46 a poté po 60 m ukáčen v nové SR622/R46.

Průřeznost:

Návrhová tloušťka NN: 3 x 400/230 V, 50 Hz, TN-C, Ochrana před úrazem elektrickým proudem automatickým odpojením od zdroje dle ČSN 33 5000-4-41 ed. 3 a PNE 33 0000-1.

Ochrana pásmo:

Ochrana pásmo podzemního vedení elektrizační soustavy do 110 kV (dle Energetického zákona 48/2006 Sb. č. 314/2008, §46 Ochrana pásmu), vln. 1 m po dobu státního nepřetržitého času.

<p>OMEXOM</p> <p>OMEXOM GA ENERGO S.R.O.</p> <p>Národní síťovna ČZ - 2210 Pápa - Bělehoř IČ: 423 373 303 111</p>	<p>Projektant: Michal Štáha Pracovník: Bc. Ondřej Burýšek Správce: Bc. Ondřej Burýšek</p>	<p>Objekt: CL-Kufřovody, p.č. 280/4, lokalita 14 RD-RNN Objekt stavby: N-12-019149 Dokumentace pro územní souhlas</p>	<p>Druh výkresu: C.3</p>
<p>Nová dokumentace: Koordinační situace výkres K.Ú. Kufřovody</p>	<p>Číslo projektu: 506020301901</p> <p>Stav: DLR</p> <p>Datum: 09/2020</p> <p>Forma: 1 x A2</p> <p>Měřítko: 1:500</p>	<p>Objekt: 405 02 Dělnův IV</p>	<p>Číslo projektu: GA-098020301901-C.3</p>